

STUDIO PD s.r.l. - società di ingegneria


C.so Viganò 5 - 15011 Acqui Terme (AL) - P.I.: 01377640063

Contatti:
 Tel.: 0144/323777
 Fax: 0144/324557
 email: info@studio-pd.it

Ingegneria





Architettura


Energia e Servizi

Regione Piemonte		Provincia di Cuneo	
CONSORZIO D'IRRIGAZIONE BEALERA MAESTRA - DESTRA STURA con sede in Via Roma, 101 - Bene Vagienna (CN)			
PSRN 2014-2020 - TIPOLOGIA DI OPERAZIONE 4.3.1 INVESTIMENTI IN INFRASTRUTTURE IRRIGUE			
PROGETTO ESECUTIVO	1° LOTTO FUNZIONALE DELLE OPERE DI RAZIONALIZZAZIONE, RIORGANIZZAZIONE E RISTRUTTURAZIONE DEGLI IMPIANTI IRRIGUI - COMPENSORI DI CASTELLETTO STURA E MONTANERA		
OGGETTO	PROGETTO IMPIANTI ELETTRICI DISTRIBUZIONE PLANIMETRICA - STAZIONE DI POMPAGGIO N. 1 DI CASTELLETTO S.		
<i>PROGETTAZIONE SPECIALISTICA:</i>			
			
<i>PROGETTAZIONE GENERALE:</i>			
			
		ELABORATO: 03.08.02	
		DATA 1° LOTTO: giugno 2017	

DISTRIBUZIONE PLANIMETRICA
Scala 1:100

LEGENDA SIMBOLI
(NON INDICATI IN PLANIMETRIA)

-  IDENTIFICATIVO RIFLETTOR INDUSTRIALE A LED - 150W
-  IDENTIFICATIVO LUCE EMERGENZA
-  IDENTIFICATIVO PUNTO COMANDO LUCE - DOPPIO PULSANTE - IP55
-  IDENTIFICATIVO PUNTO PRESA INTERBLOCCATA CON FUSE

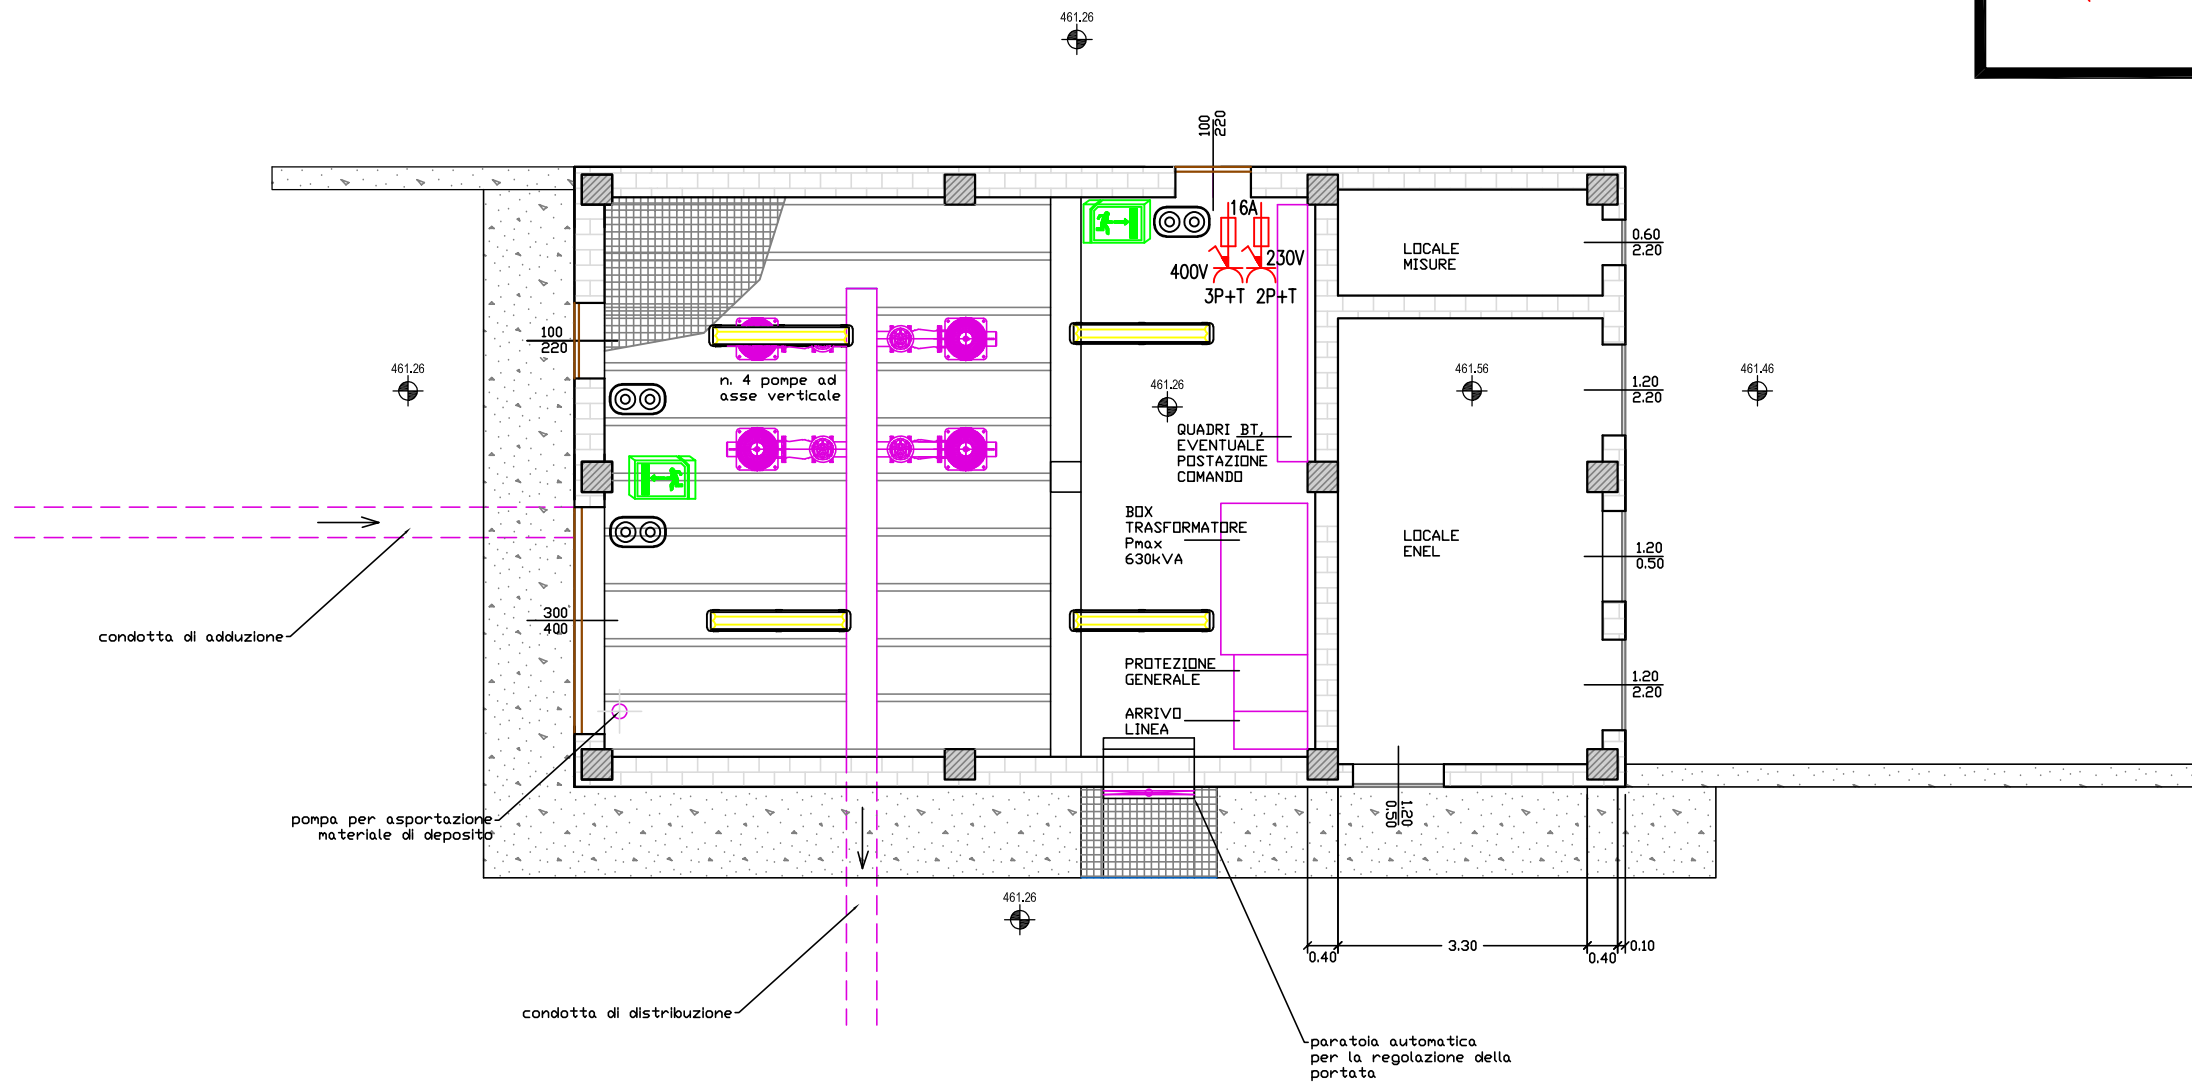

NOTE
PER IDENTIFICAZIONE CIRCUITI
VEDERE SCHEMI ELETTRICI UNIFILARI